

PARTER

1770

1620

800

1560

3330

1770

480

430

430

430

430

430

430

110

430

430

590

430

430


430

430

430

430

430

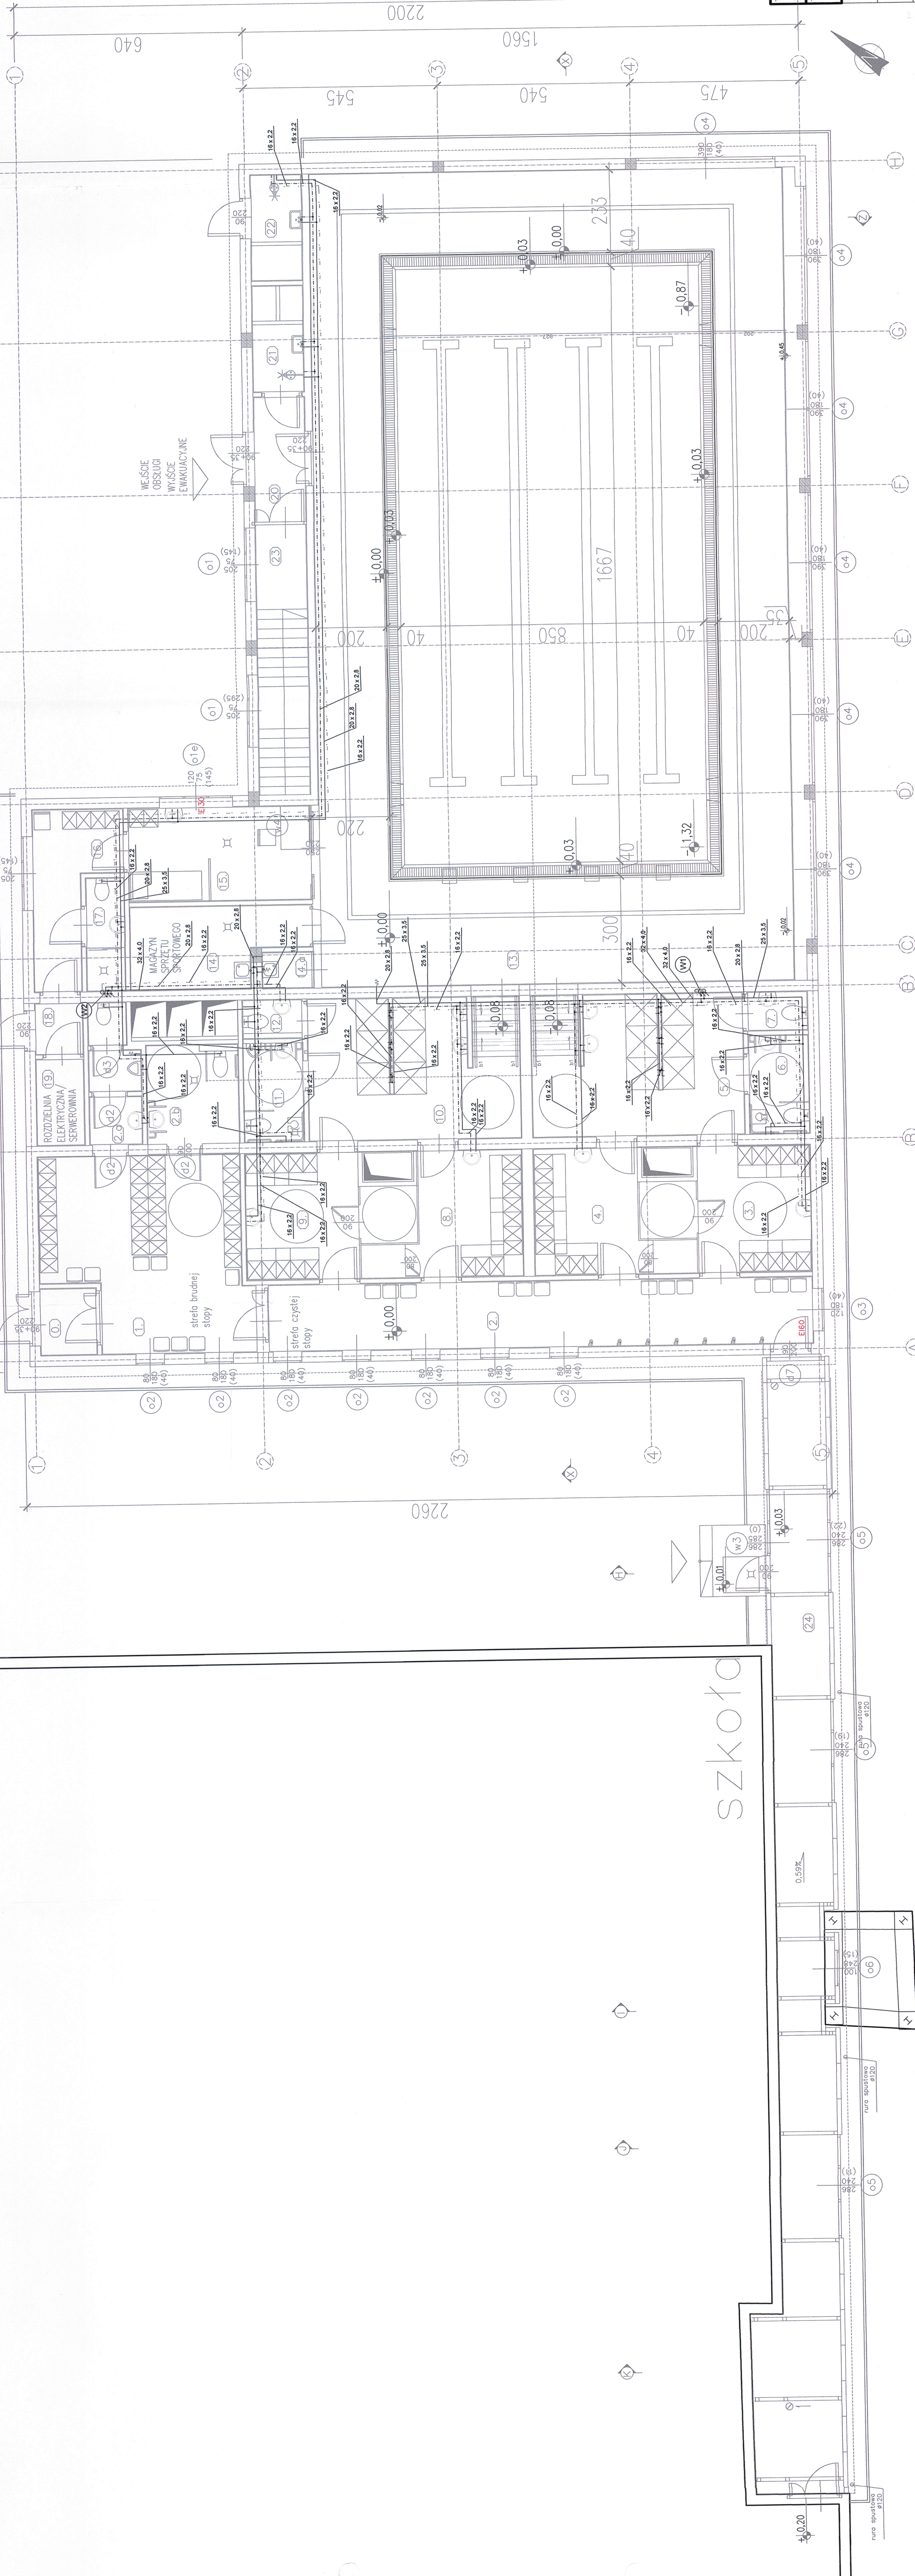

OZNACZENIA:

- 18.2.22 - proj. przewód wody zimnej
- 18.2.22 - proj. przewód wody ciepłej
- 18.2.22 - proj. przewód cyrkulacji
- 18.2.22 - proj. pion wody

(W)

RZUT PARTERU instalacja wody

Nazwisko mgr inż. Marek SZAFARZ	upr. inż. KACZYŃSKI	Data 01.2018	Przebieg 01.2018
Projektował: mgr inż. Marek SZAFARZ	Wzrost 180cm	Projektowała	Projektowała
Stadium PROJEKT WYKONAWCZY	Stadium PROJEKT WYKONAWCZY	Skala 1:100	Numer rysunku IS/2
Opis projektu "Budowa basenu przy Szkole Podstawowej nr 10 w Jeleniej Górze"		Numer rysunku 262/18/2014	
Adres projektu ul. Morcinka 31, 58-500 Jelenia Góra		Inwestor MIASTO JELENIA GÓRA	
Adres wykonania Plac Ratuszowy 58, 58-500 Jelenia Góra		Adres wykonania 44-100 GLIWICE, ul. Lutycka 6	

±0,00 = 340,35 m n.p.t.