


Data: 26.02.2024

Załącznik  
do Zarządzenia nr 0050. *2233* .2024.VIII  
Prezydenta Miasta Jeleniej Góry  
z dnia *11* marca 2024 roku

1.1 Wod-Kan

Skala: 1:500

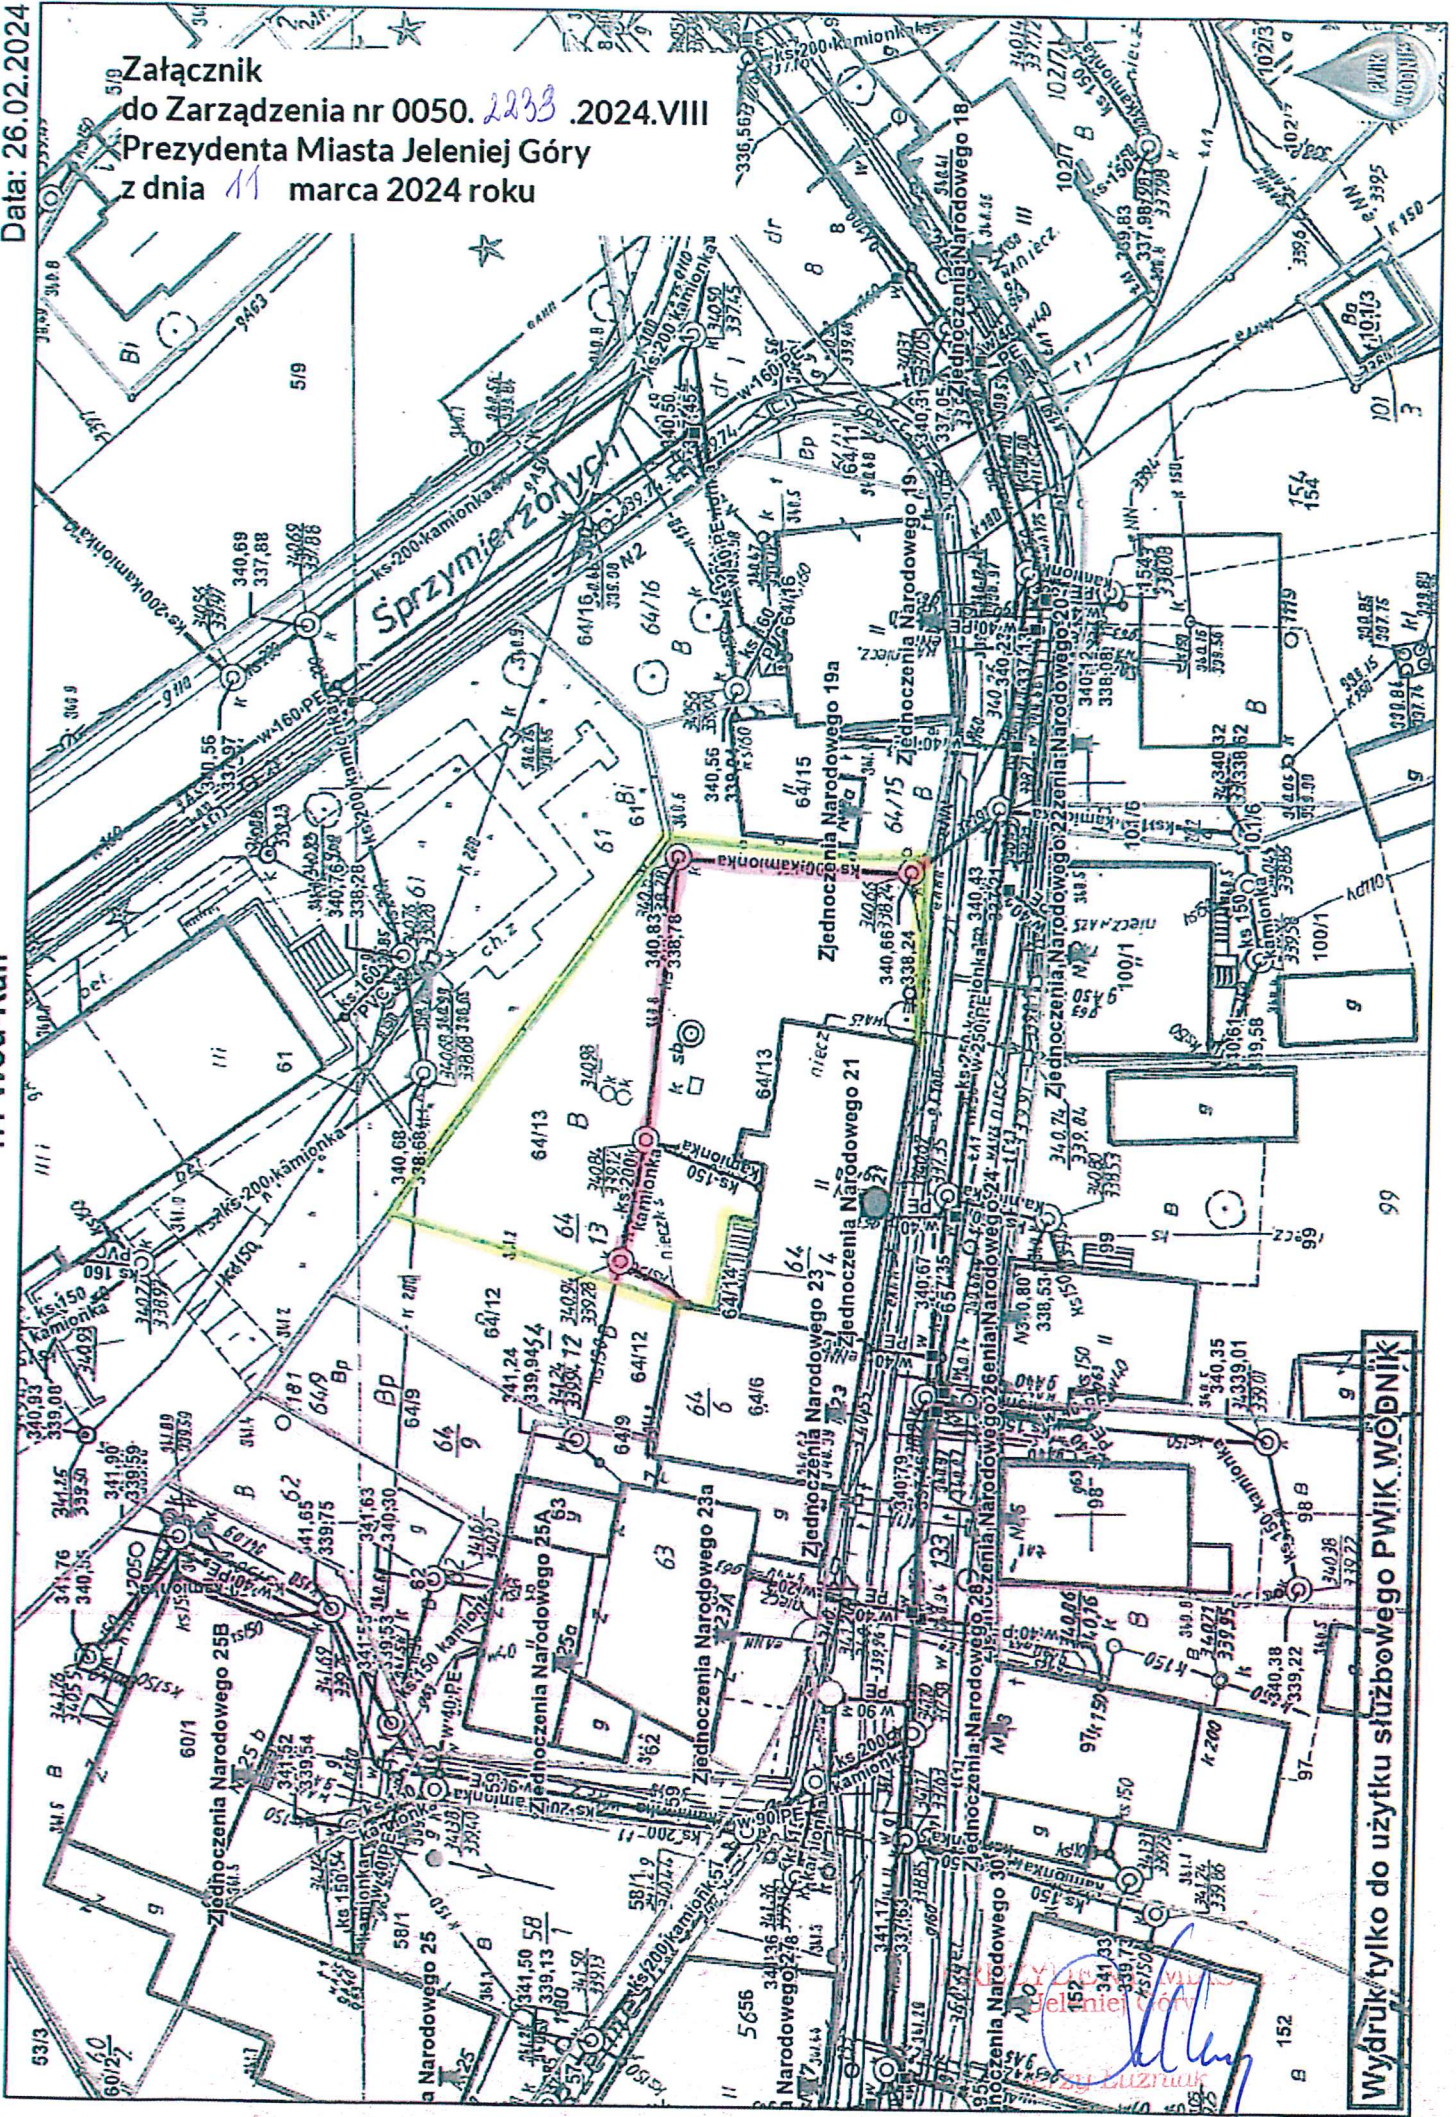

Wydruk tylko do użytku służbowego PWIK WODNIK